

Kostenermittlung Beleuchtung



Datum: Montag, 27. November 2017

Stadtwerke St. Ingbert GmbH; Reinhold Becker Str. 1

Stadt St. Ingbert

GB 62


Von: Stadtwerke St. Ingbert

Name: Klaus Dieter Gräber

eMail: d.graerber@sw-igb.de

Tel: 06894 9552-233

Fax: 06894 9552-222

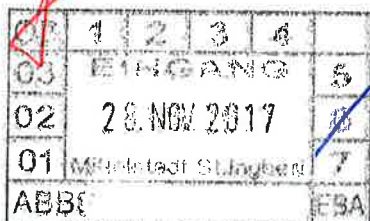

Bemerkung:	<input checked="" type="checkbox"/> Zur Kenntnisnahme	<input type="checkbox"/> Zur Erledigung	<input checked="" type="checkbox"/> Zur Stellungnahme	<input type="checkbox"/> Mit bestem Dank zurück
------------	---	---	---	---

Auftrag Nr.:

Maßnahme: **Erweiterung Straßenbeleuchtungsanlage für Fußweg**

Örtlichkeit: **Am Mühlwald – rückwärtiger Fußweg**

Baubeginn: nach Auftragserteilung, Lieferzeiten ca. 7 Wochen

Grund der Maßnahme: Keine Beleuchtung am Fußweg

Techn. Ausführung:

Lieferung und Montage von 21 Stück Doppelausleger;
Lieferung, Umbau u. Montage der LED-Leuchten;
(Montage der Ausleger erfolgt auf die vorhandenen Masten)

Leuchtentyp: Philips Mini Luma ca. 14W / 1500lm;

Kostenaufwand der Maßnahme: ca. **15.500,00 € netto**


Bemerkung: Die Abrechnung der Maßnahme erfolgt nach tatsächlichem Aufwand nach den aktuellen Material- u. Stundenverrechnungssätzen der Stadtwerke St. Ingbert.

Wir bitten um schriftliche Auftragserteilung.

Mit freundlichen Grüßen
Stadtwerke St. Ingbert GmbH

Klein

Gräber

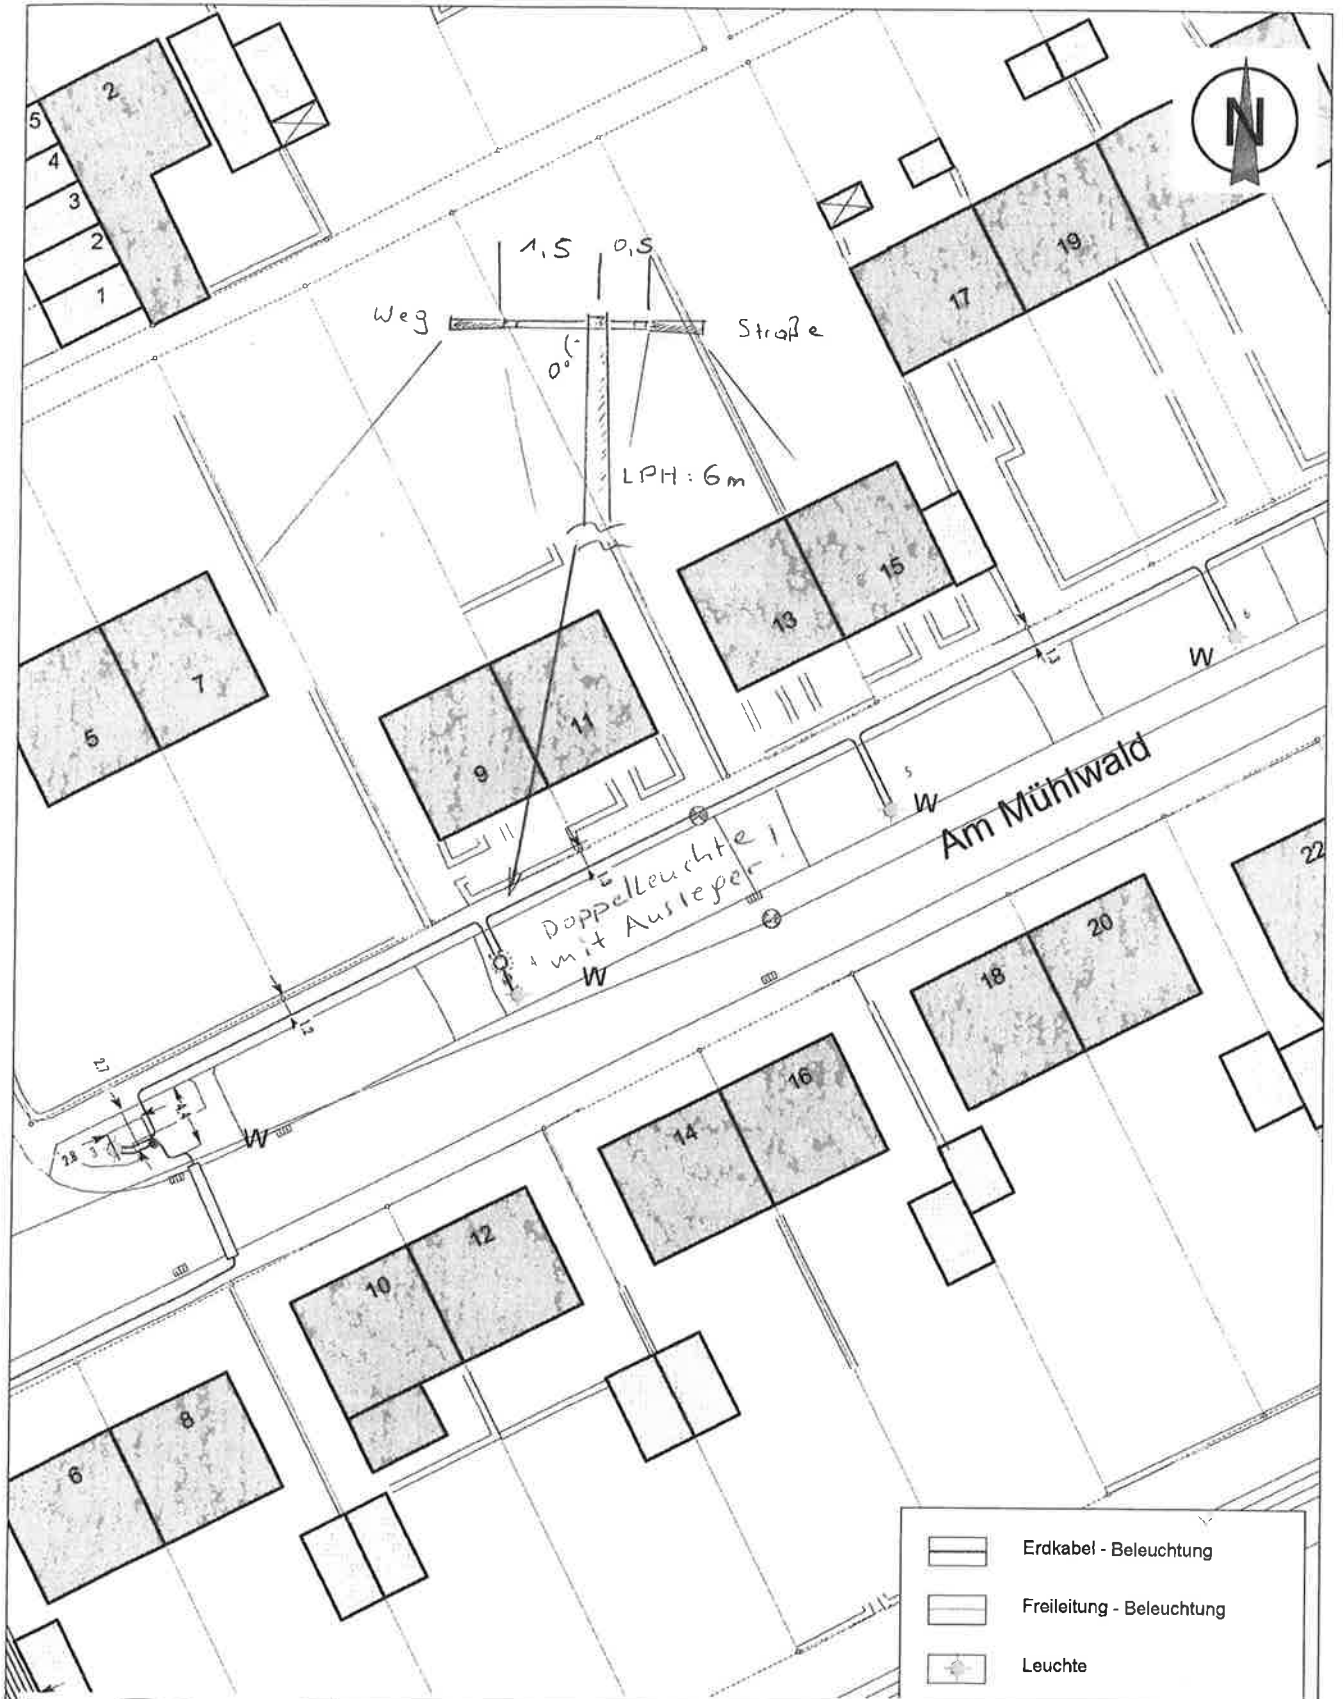

Globe-Webauskunft **Stadtwerke St. Ingbert GmbH**
 Landesamt für Vermessung, Kontrollnummer Z-69/14

Am Mühlwald, Änderung Straßenbeleuchtung

Reinhold-Becker-Straße 1
 66386 St. Ingbert

 Telefon: 06894 / 9552-0
 Internet: www.sw-igb.de

Name: Gräber
Datum: 23.11.2017
Maßstab 1:500

Mit Abweichungen der wirklichen Leitungslage von den Eintragungen im Lageplan muss gerechnet werden. In Leitungsnähe sind die Erdarbeiten unbedingt von Hand und mit äußerster Vorsicht durchzuführen.